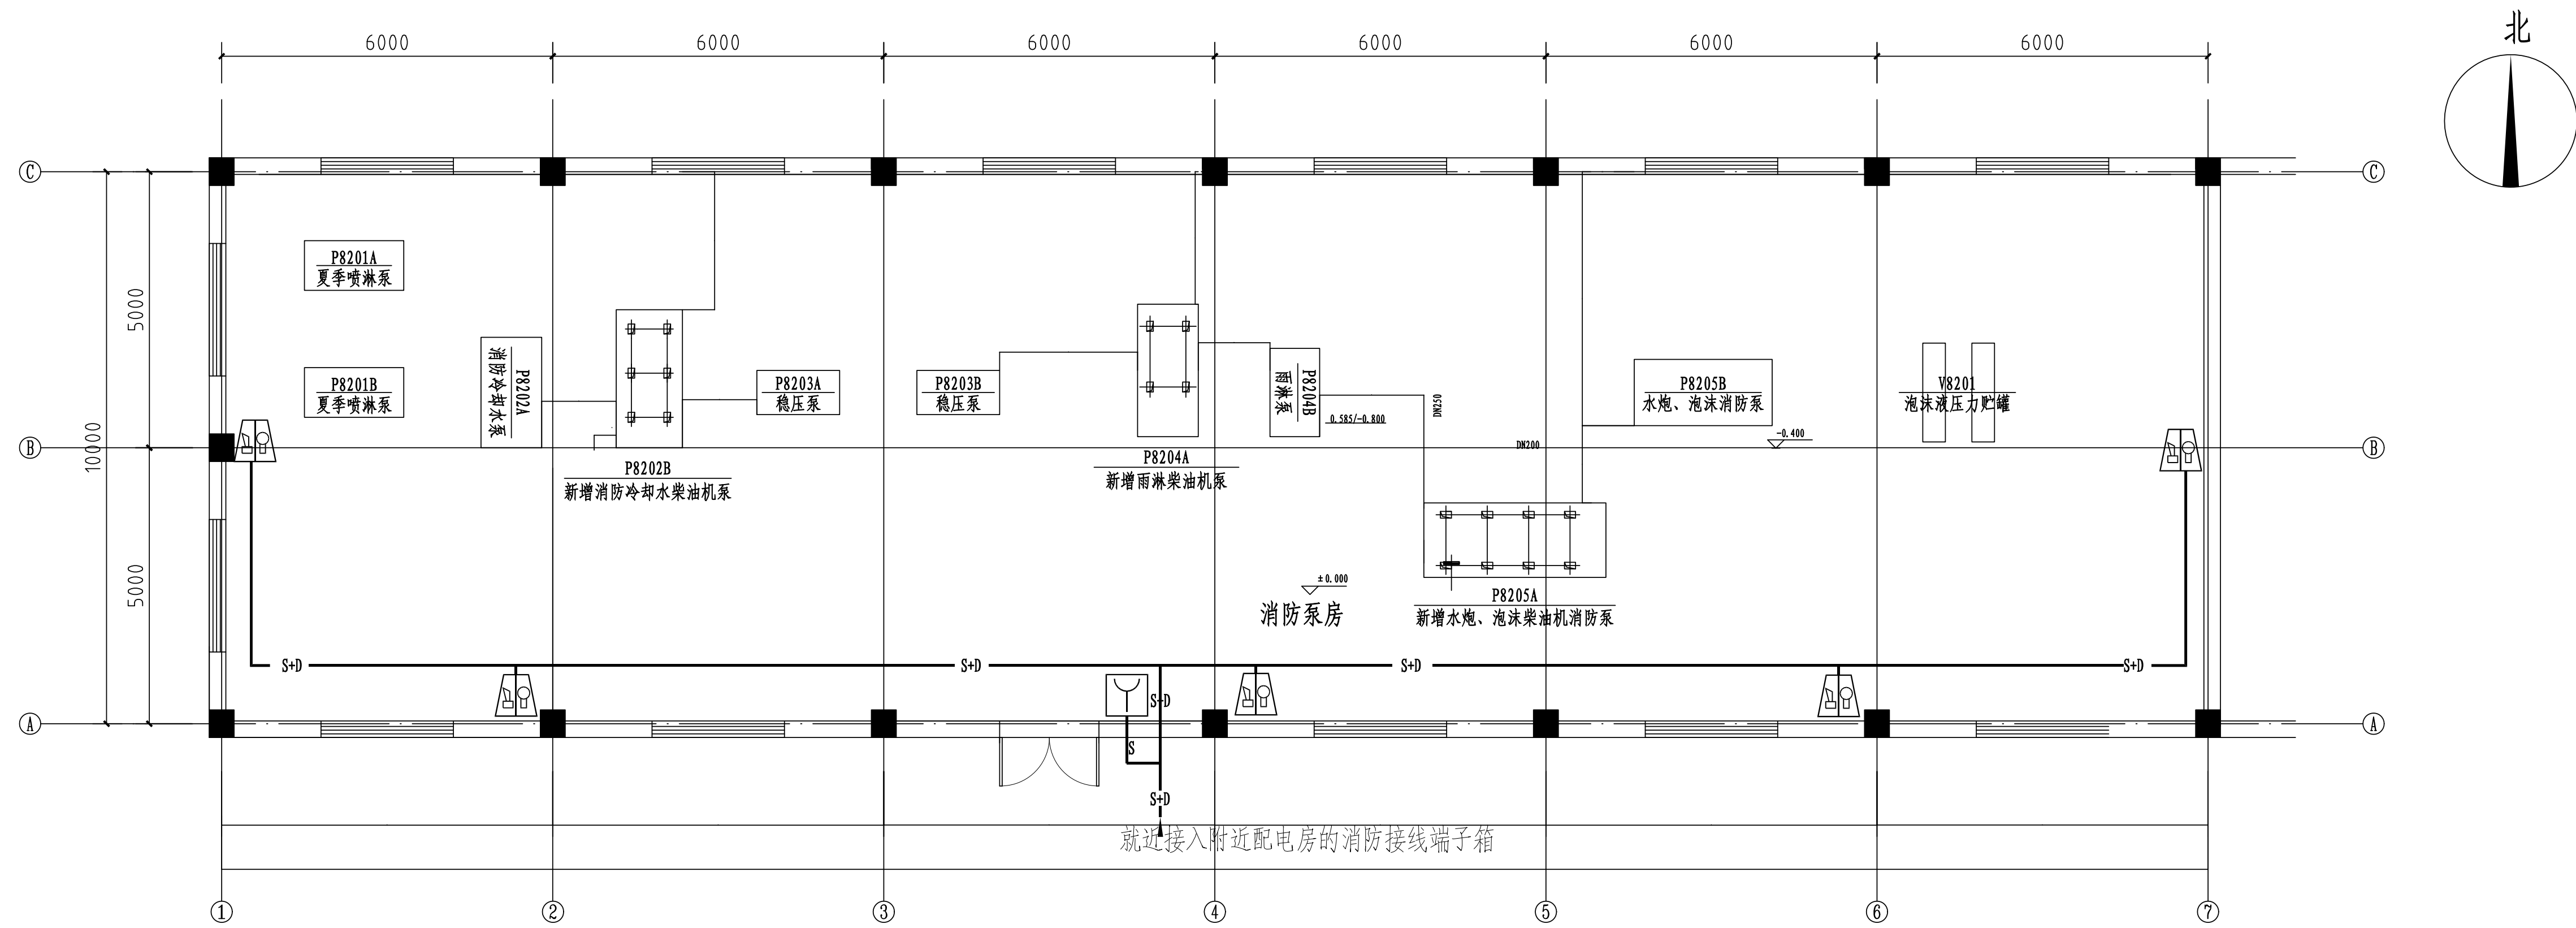


[illegible]

泵房区域建筑平面图 1:100

1		接线端子箱	GST-JX100	个	1	挂墙安装下沿距地1.5米
2		火焰探测器	JTY-GD-G3	个	0	吸顶安装
3		高温探测器	JTW-ZCD-G3N	个	0	吸顶安装
4		手动报警按钮	J-SAM-GST9121	个	1	装高下沿距地1.4米
5		声光报警器	HX-100B/T	个	5	装高下沿距地2.5米
6		信号总线 	ZBN-BV-2x2.5mm <sup>2</sup>	米	50	
7		DC24V电源线 	ZBN-RVS-2x2.5mm <sup>2</sup>	米	50	
8		保护管	DN20	米	50	
序号	图例	名 称	规 格 及 型 号	单 位	数 量	安装方式/备注

注：本文件版权归SOPD所有，除非得到SOPD书面授权，否则本文件的任何内容均不得复制或泄露给其他个人或团体用于其他目的。 THIS DOCUMENT IS THE PROPERTY OF SOPD. NO PART OF THIS DOCUMENT SHALL BE REPRODUCED OR DISCLOSED TO OTHERS OR USED FOR ANY PURPOSE WHATSOEVER EXCEPT WITH THE PRIOR WRITTEN PERMISSION OF SOPD.						
		江苏苏普工程科技有限公司 Jiangsu SOPD Engineering Technology CO., LTD.		2025 镇江 ZHENJIANG	江苏苏普化工股份有限公司动力厂 醋酸甲醇消防泵房增加手动报警系统项目	
设计人 DESIGNED		<div>醋酸消防泵房</div> <div>火灾报警平面布置图</div>	主项名称 UNIT			
校核人 CHECKED			设计阶段 PHASE	施工图		
审核人 REVIEW			图号 DWG. NO.	202501-135-006/0		
审定人 APPROVE			版本 REV.	0		
专业负责人 DISCIPLINE						
项目负责人 MANAGER	专业 SPECI.	电气	比例 SCALE	1:100	第 1 张 SHEET	共 1 张 TOT.